


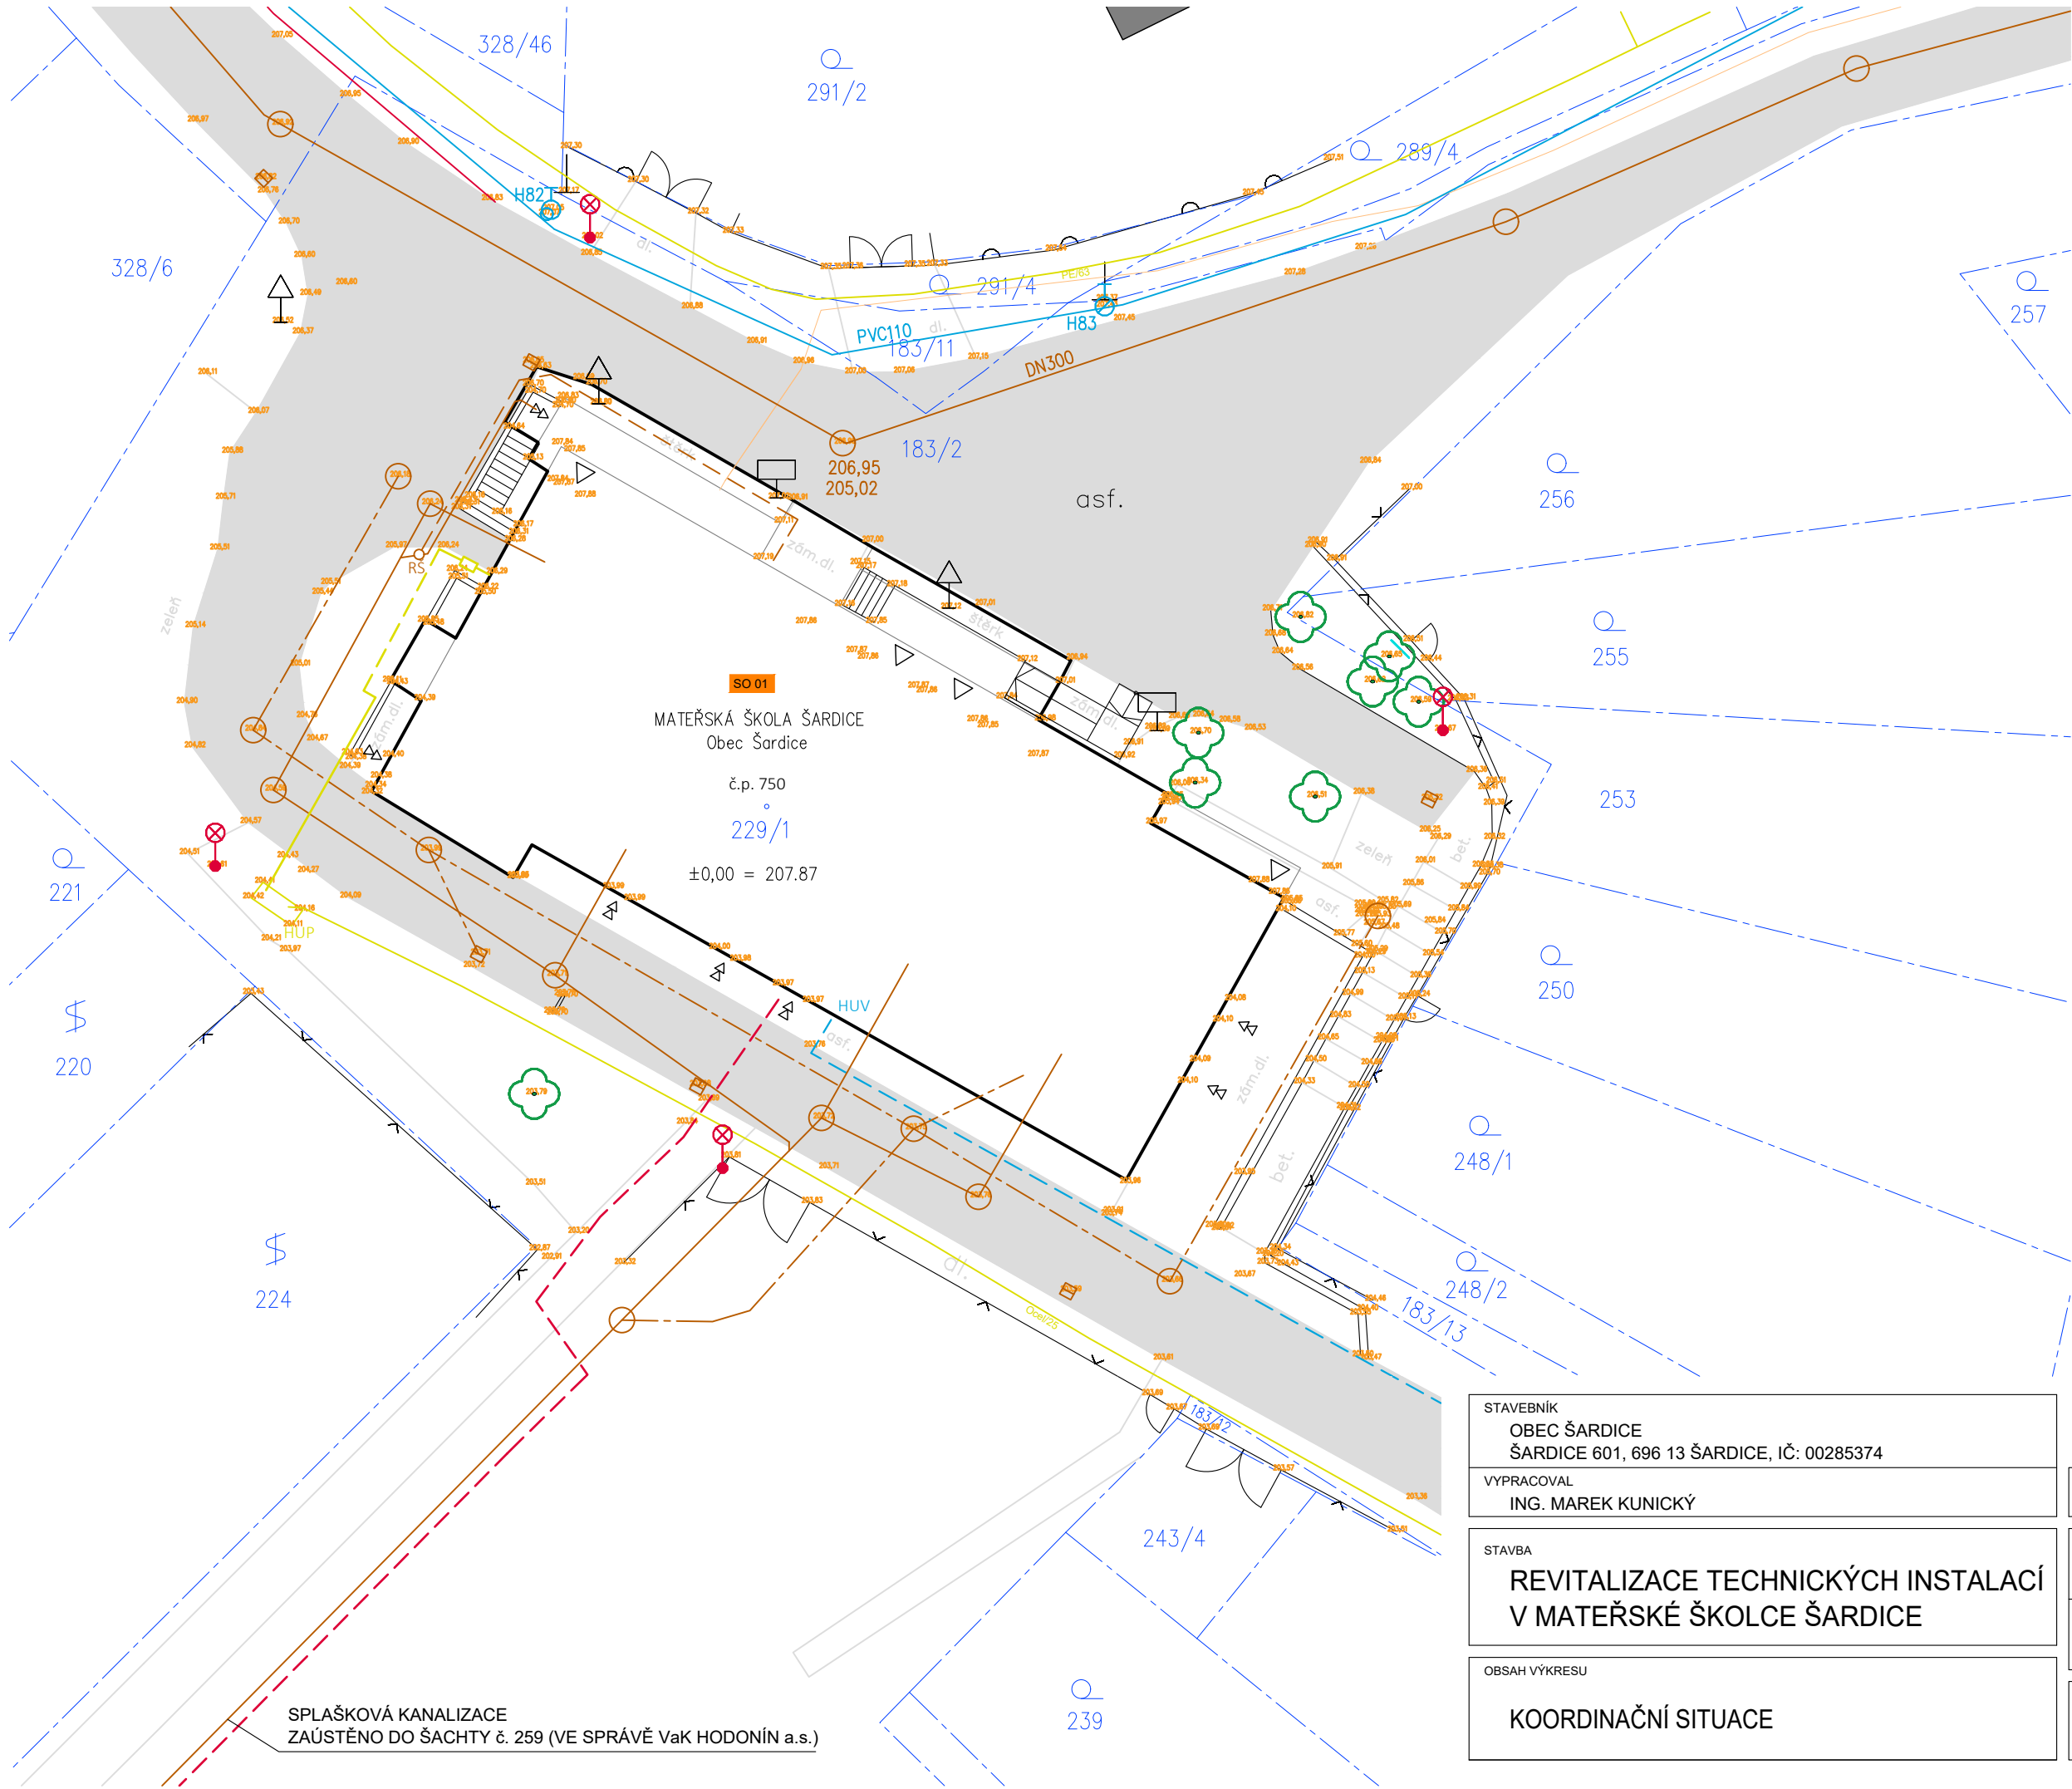

- STÁVAJÍCÍ VEŘEJNÉ SÍTĚ
- PLYNOVOD STL OCEL DN25
 - PŘELOŽKA PLYNU
 - KANALIZACE JEDNOTNÁ
 - KANALIZACE DEŠŤOVÁ
 - DRENÁŽNÍ POTRUBÍ (VYVEDENO NA TERÉN)
POLYPROPYLEN – DN150, SN12
 - VODOVOD PVC 110
 - PODZEMNÍ VEDENÍ NN
 - SDĚLOVACÍ VEDENÍ

- LEGENDA
- HRANICE PARCEL
 - ŘEŠENÝ OBJEKT
 - KOMUNIKACE

Ing. Marek Kunický

Ing. Marek Kunický
Projekce pozemních staveb
Tržní 1234, 696 11 Mutěnice

STAVEBNÍK
OBEC ŠARDICE
ŠARDICE 601, 696 13 ŠARDICE, IČ: 00285374
VYPRACOVAL
ING. MAREK KUNICKÝ

STAVBA
REVITALIZACE TECHNICKÝCH INSTALACÍ
V MATEŘSKÉ ŠKOLCE ŠARDICE

OBSAH VÝKRESU
KOORDINAČNÍ SITUACE

ÚČEL PROJEKTU DOKUMENTACE PRO PROVÁDĚNÍ STAVBY	DATUM 01/2021
---	------------------

OBJEKT, SOUBOR SO 01	PROFESE S
ZAKÁZKOVÉ ČÍSLO	FORMÁT 2A4

MĚŘÍTKO 1:250	ČÍSLO VÝKRESU C.3
------------------	----------------------

SPLAŠKOVÁ KANALIZACE
ZAÚSTĚNO DO ŠACHTY č. 259 (VE SPRÁVĚ VaK HODONÍN a.s.)